




# COMUNE DI GUASTALLA

Provincia di Reggio Emilia

## TEATRO COMUNALE RUGGERI

Piano della sicurezza antincendio - emergenza - evacuazione

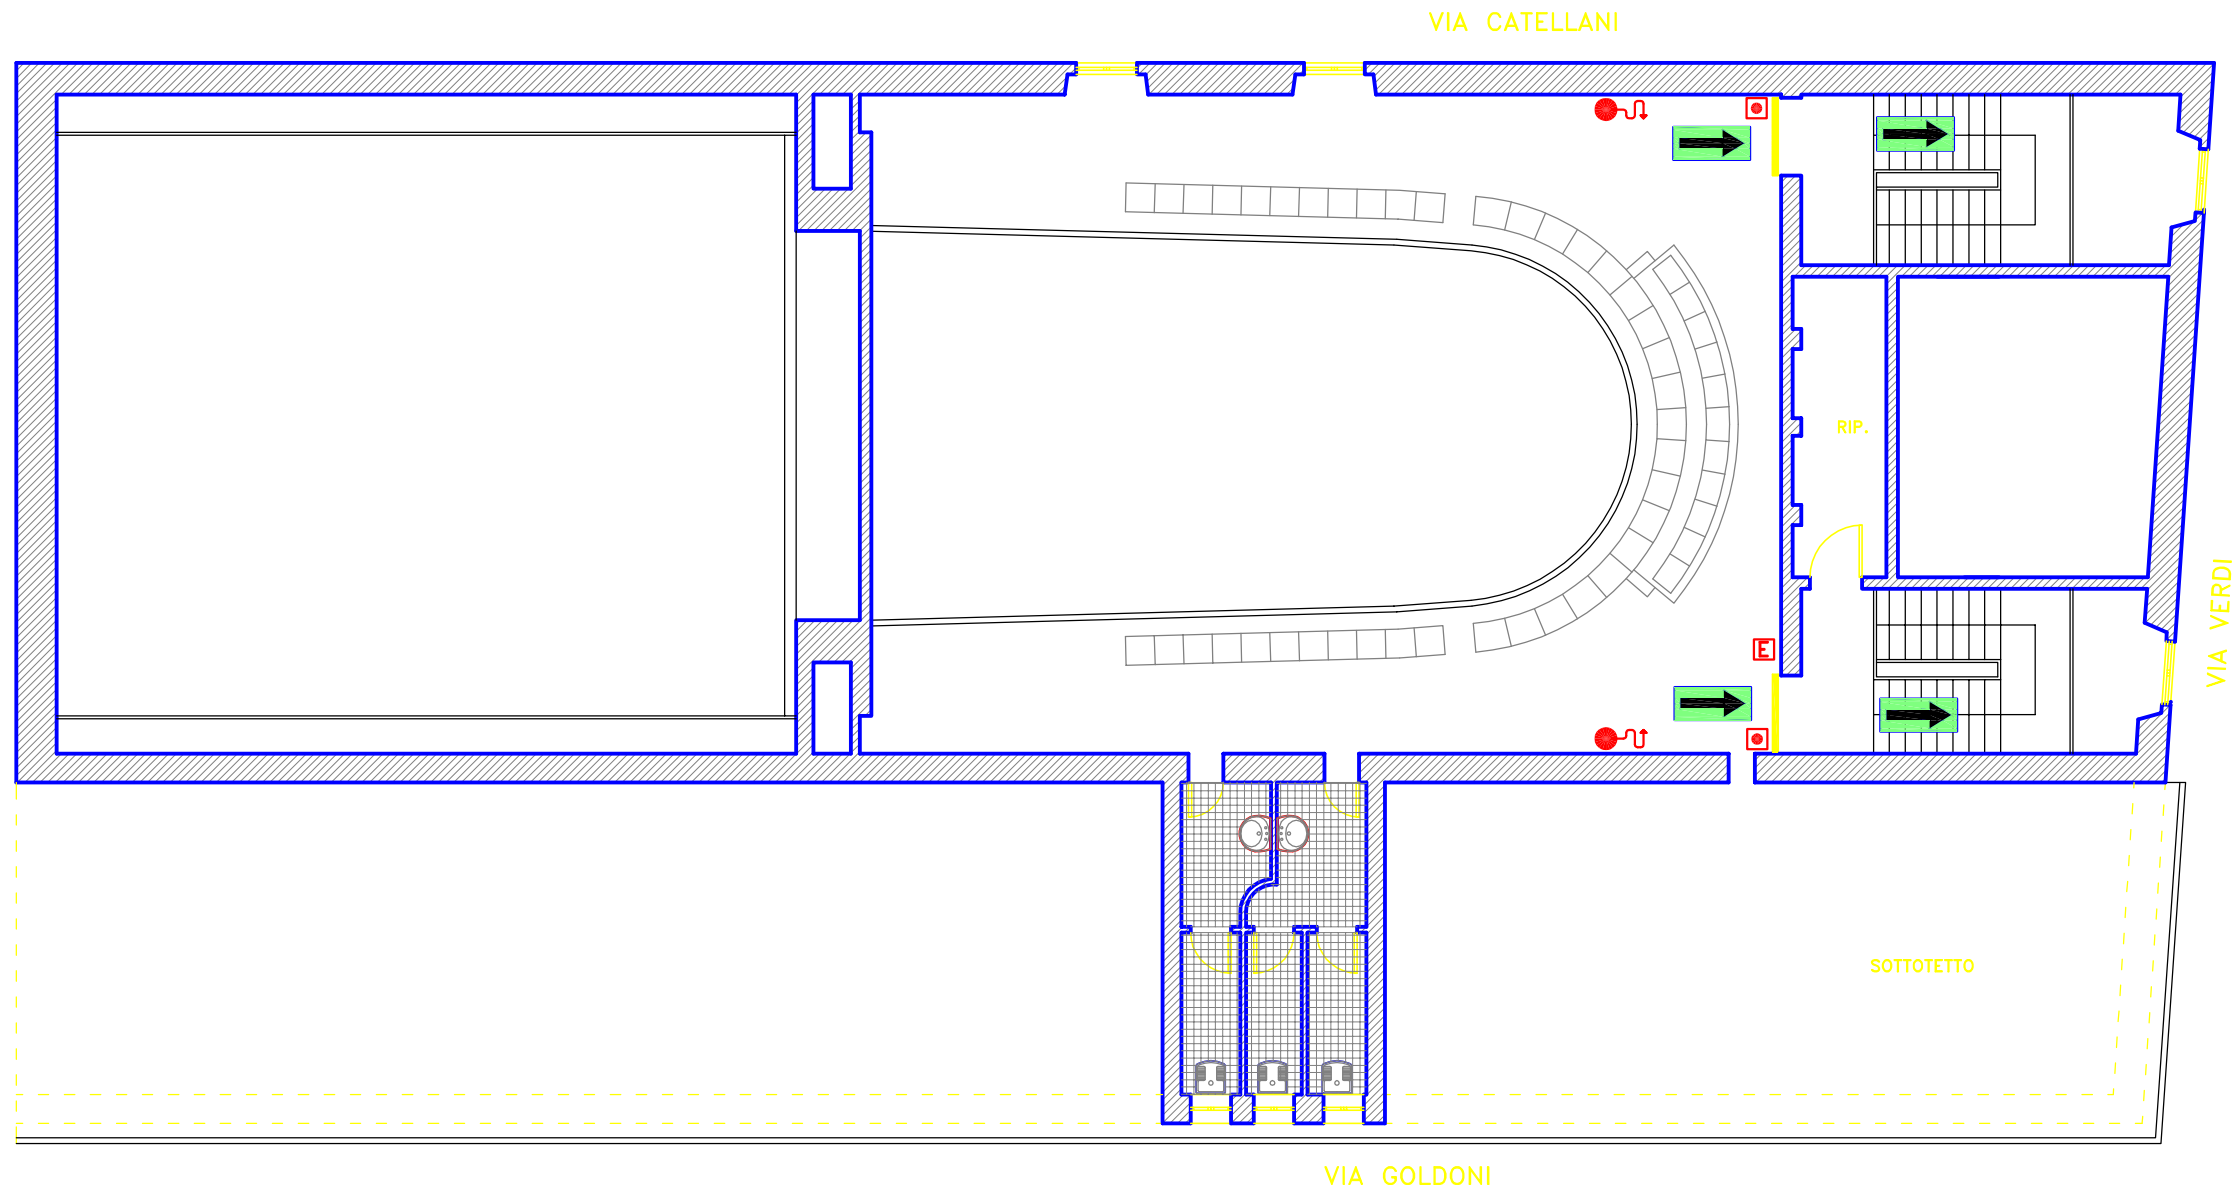

### LEGENDA

- |                             |                                 |                                 |
|-----------------------------|---------------------------------|---------------------------------|
| VIA DI ESODO ORIZZONTALE    | ESTINTORE                       | INTERRUTTORE ELETTRICO GENERALE |
| VIA DI ESODO VERSO L'ALTO   | IDRANTE                         | QUADRO ELETTRICO GENERALE       |
| VIA DI ESODO VERSO IL BASSO | ATTACCO VVFF                    | QUADRO ELETTRICO DI ZONA        |
| CASSETTA PRONTO SOCCORSO    | AVVISATORE MANUALE DI ALLARME   | CONTATORE ENEL                  |
| INTERRUZIONE GAS            | CENTRALE DI RILEVAZIONE INCENDI |                                 |

### PIANTA QUARTO ORDINE

scala 1:100